



2 piętro

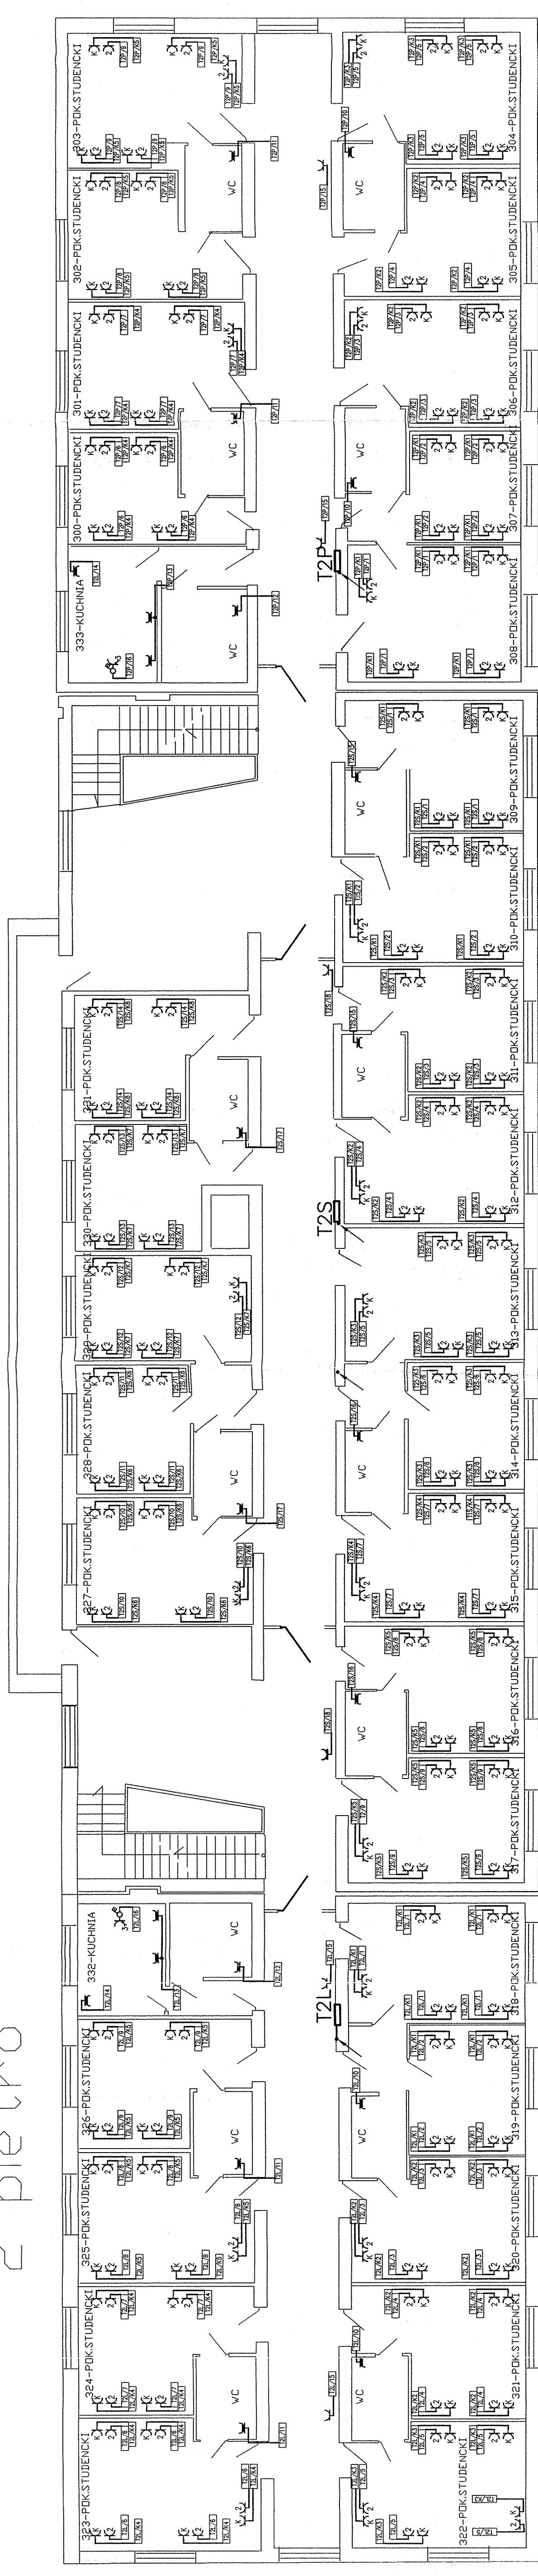

OZNACZENIA

- T.  - tablica rozdzielcza
- gniazdo wtyczkowe pojedyncze, podtynkowe typu 2P+T pt 16A 250V
  - gniazdo wtyczkowe podwójne, podtynkowe typu 2x2P+T pt 16A 250V
  - gniazdo wtyczkowe podwójne, podtynkowe brzożoszczelny IP44 typu 2P+T pt 16A 250V
  - gniazdo wtyczkowe 3-fazowe z wyłącznikiem

Inwestor AKADEMIA EKONOMICZNA 40-287 Katowice ul.1 Maja 50	
Inwestycja Dom Studencki "Zoscionek" Katowice ul. Franciszkańska 8-10	
Faza PROJEKT WYKONAWCZY	
Temat projektu PLAN INSTALACJI SIŁOWEJ RZUT 2 PIĘTRA	
Prz. DSZ-PW-E-08	Skala 1:100
Data 01-2008	
Autor projektu mgr inż. JERZY NESTRĄJ uprządg. proj. 227/777 w specj. INSTALACJE ELEKTRYCZNE	
Opisowni techn. mgr inż. JERZY NESTRĄJ	
43-100 TUCHY ul. Koszubska 17 tel. (032) 780 3652 elproj@st.pl	
Nr rys. 8	